 



計画平面図 S=1 : 300

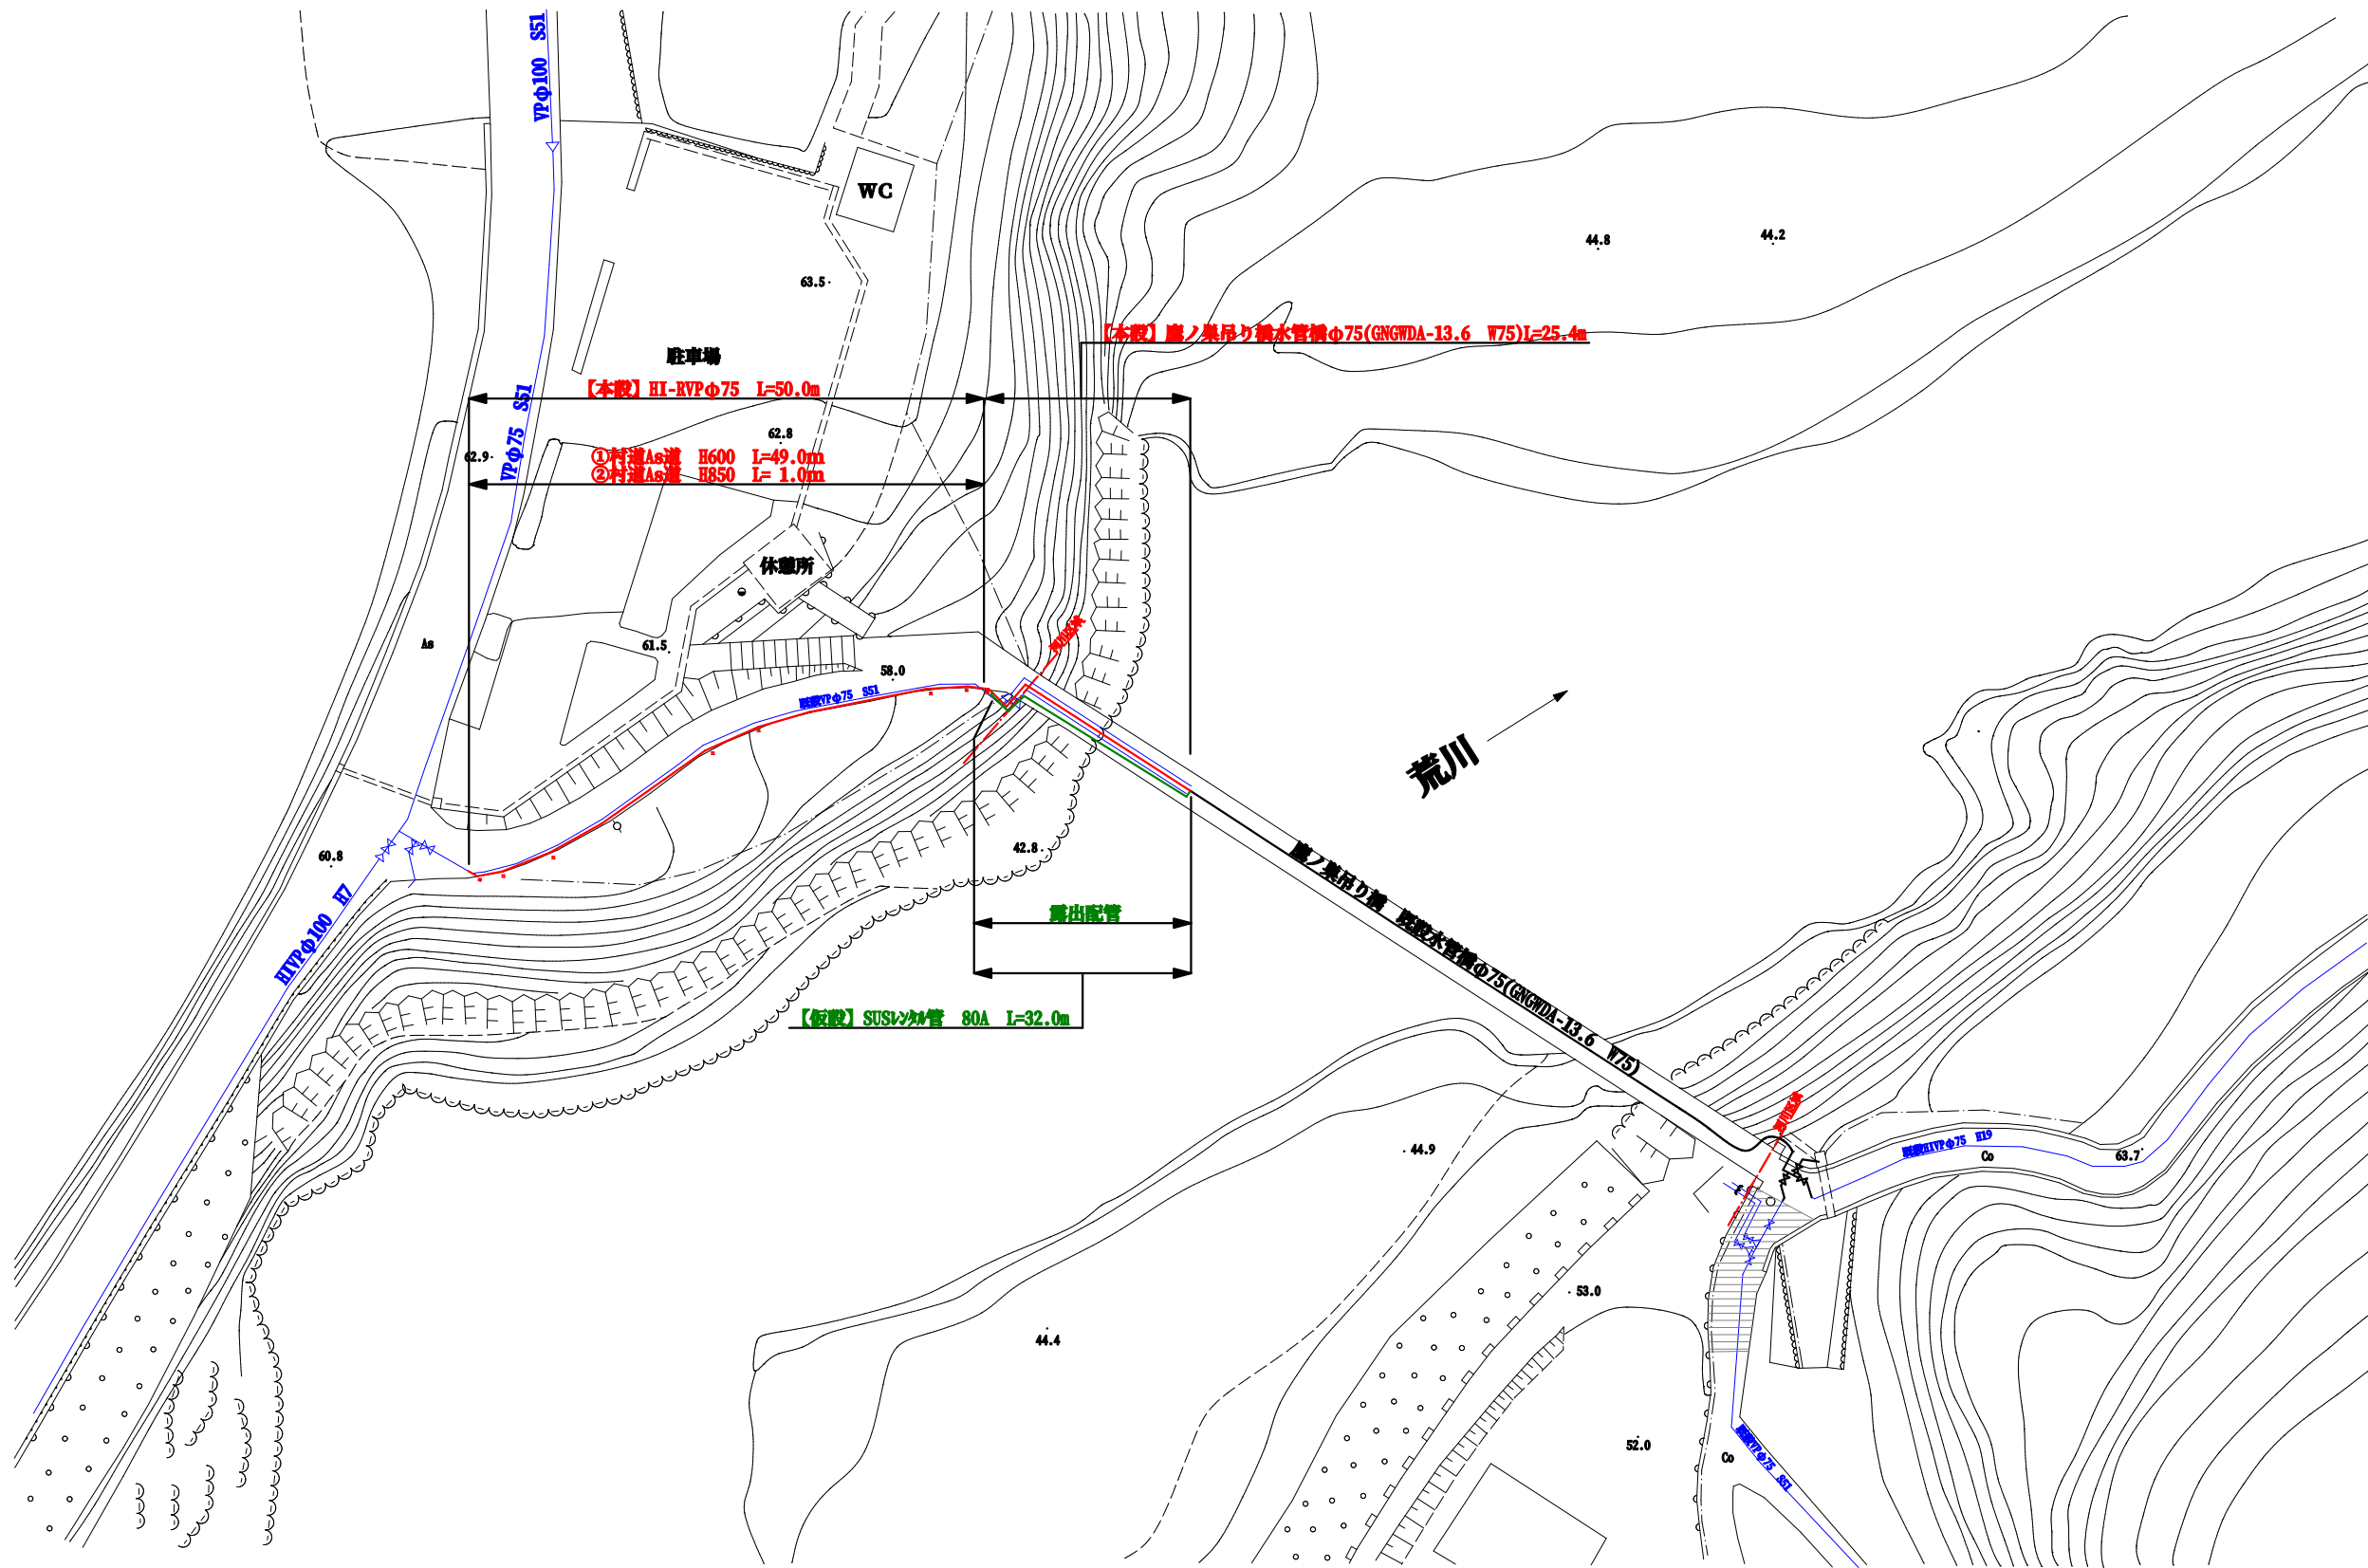

|            |    |                 |  |    |     |
|------------|----|-----------------|--|----|-----|
| 工事名        |    | 農ノ果吊り橋排水配水管取替工事 |  |    |     |
| 図面名        |    | 計画平面図           |  |    |     |
| 縮尺         | 図示 |                 |  | 図番 | 1/5 |
| 測量         |    | 設計              |  | 展開 |     |
| 令和 6 年 月 日 |    |                 |  |    |     |
| 関 川 村      |    |                 |  |    |     |