



仮設配管平面図 S=1 : 200

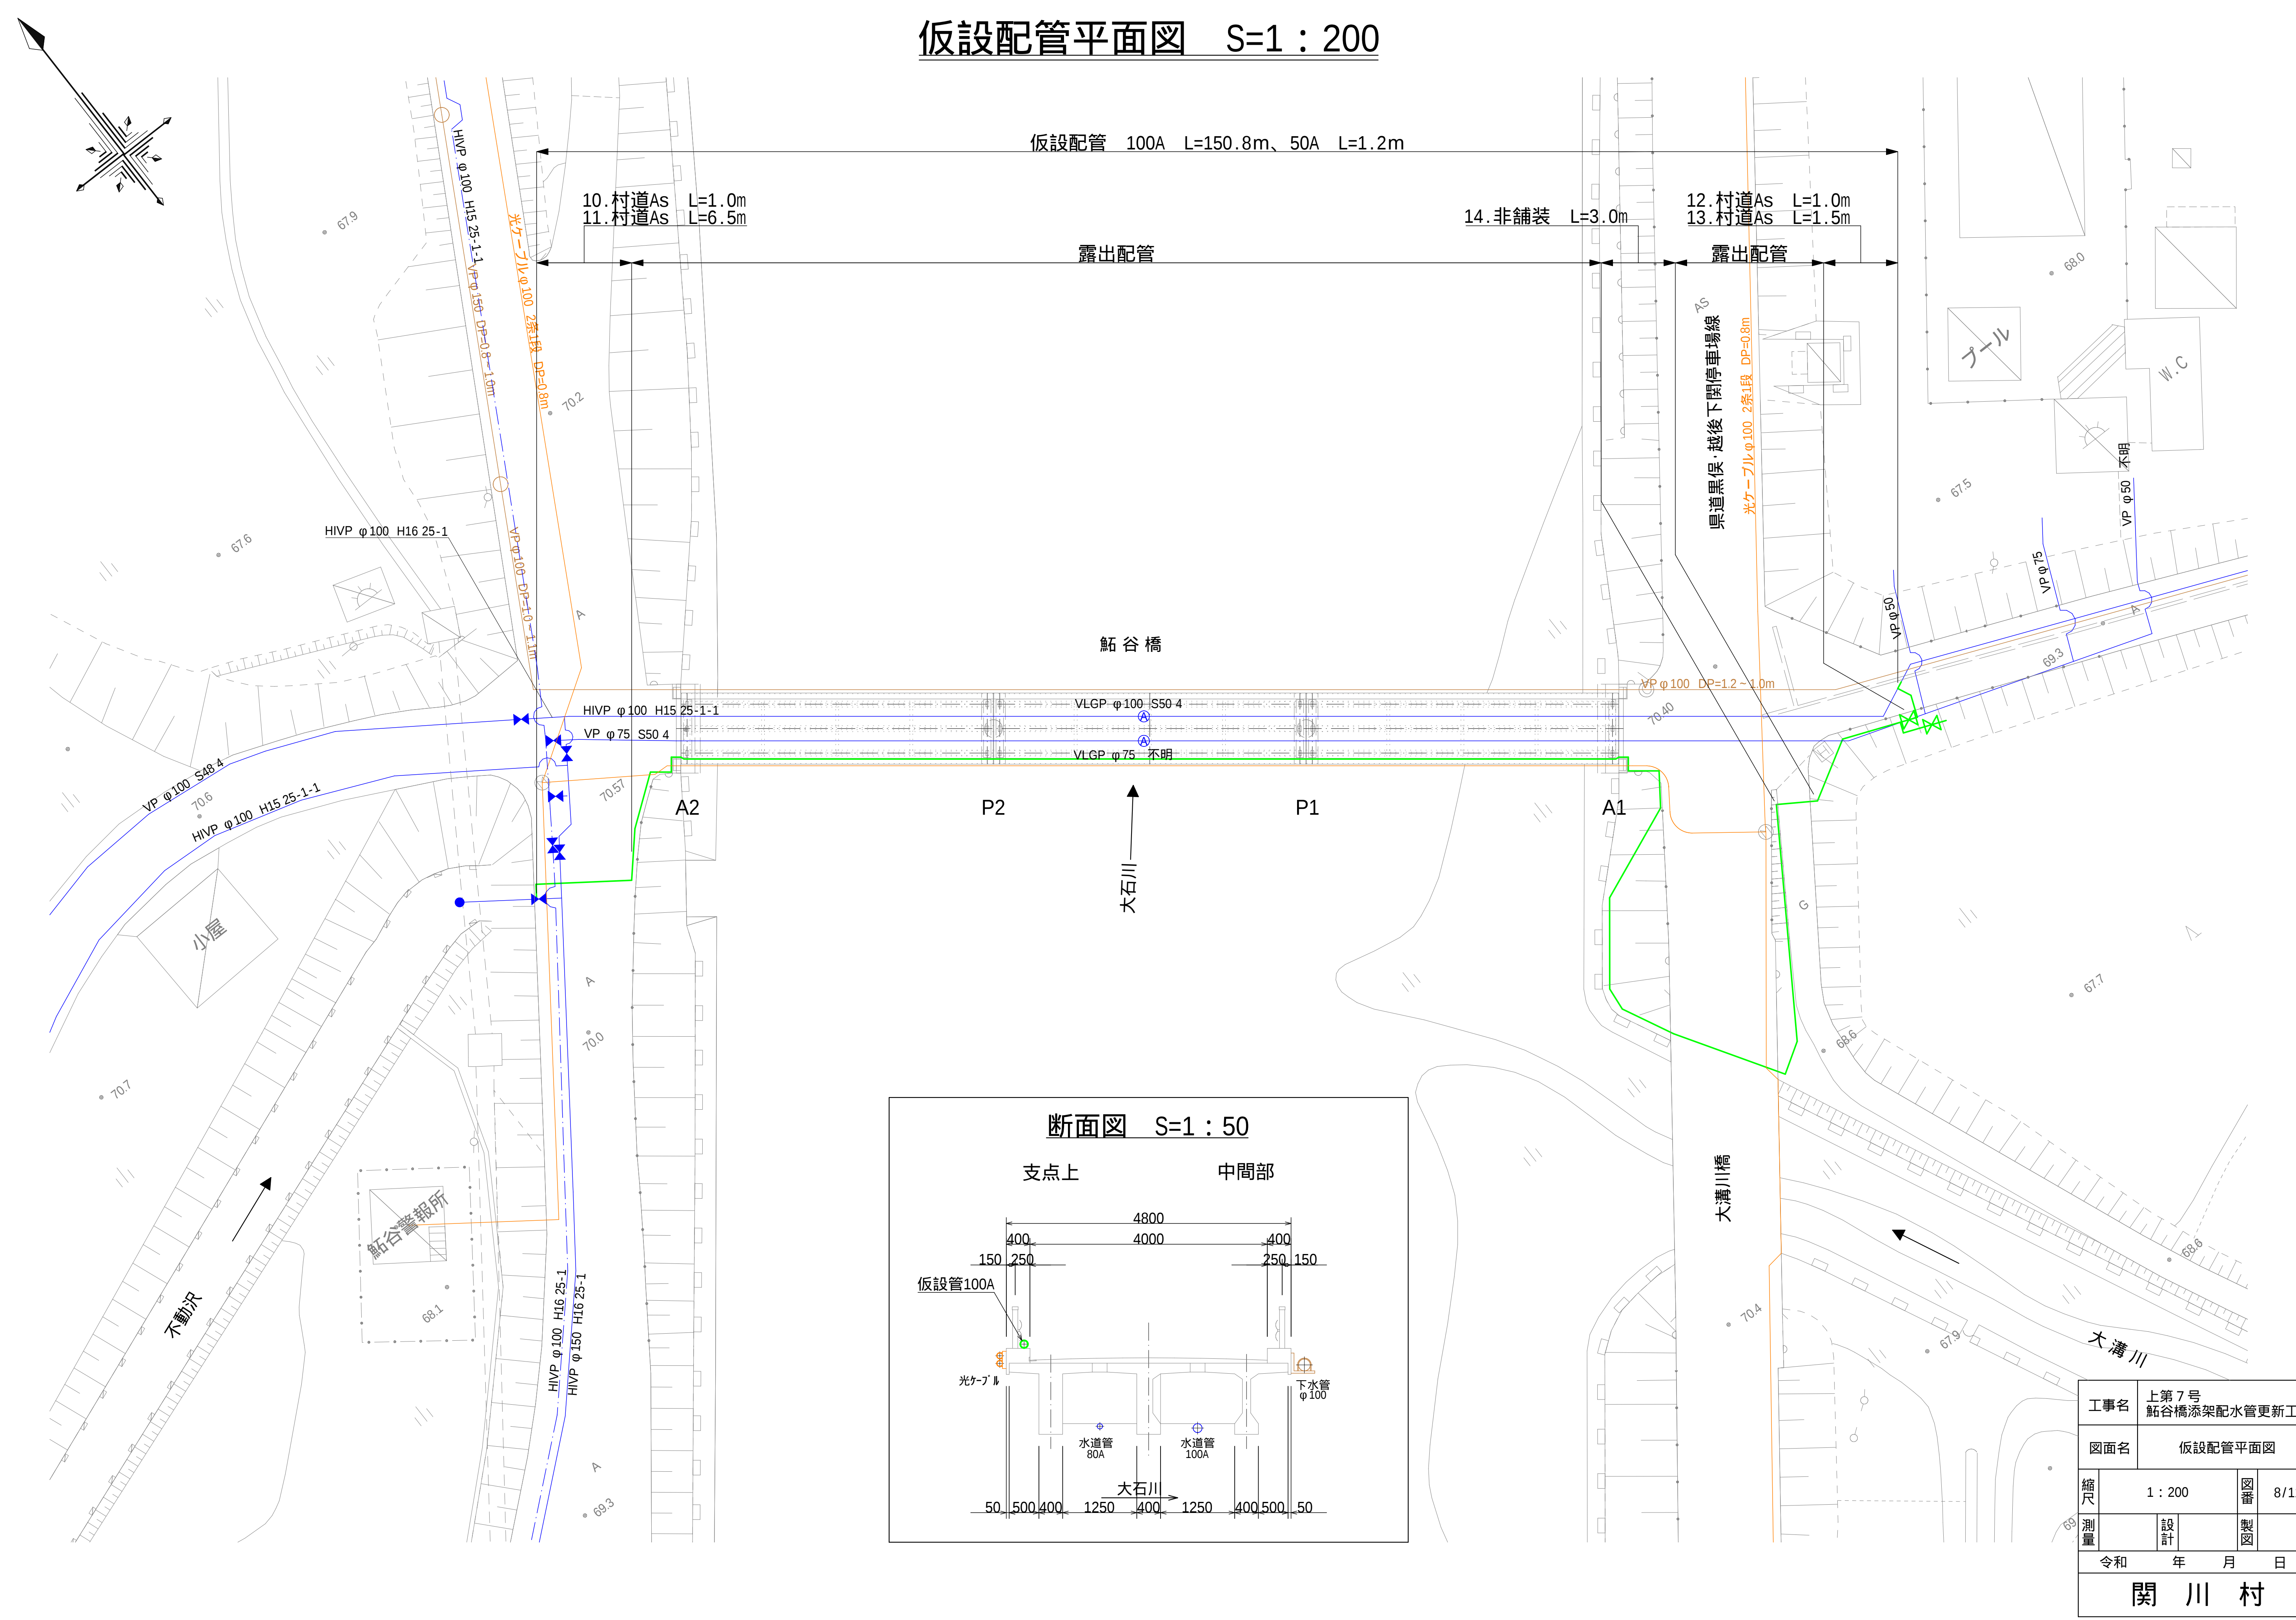

断面図 S=1 : 50

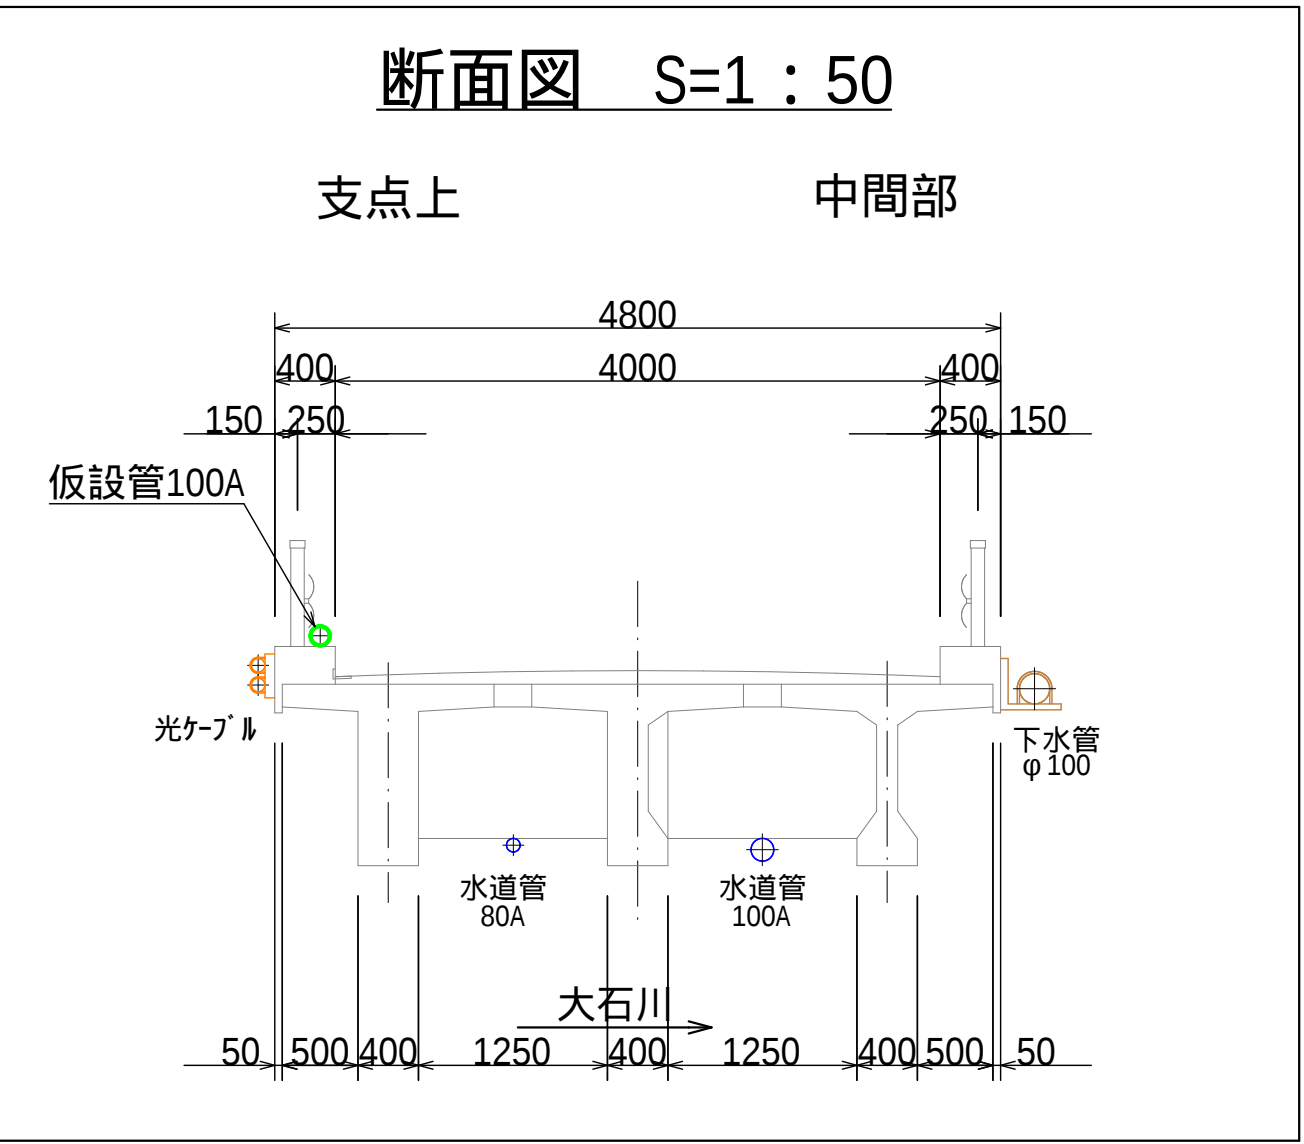

工事名	上第7号 鮎谷橋添架配水管更新工事		
図面名	仮設配管平面図		
縮尺	1 : 200	図番	8/11
測量	設計	製図	
令和 年 月 日			
関 川 村			