



計画一般図 S=1 : 100


平面図

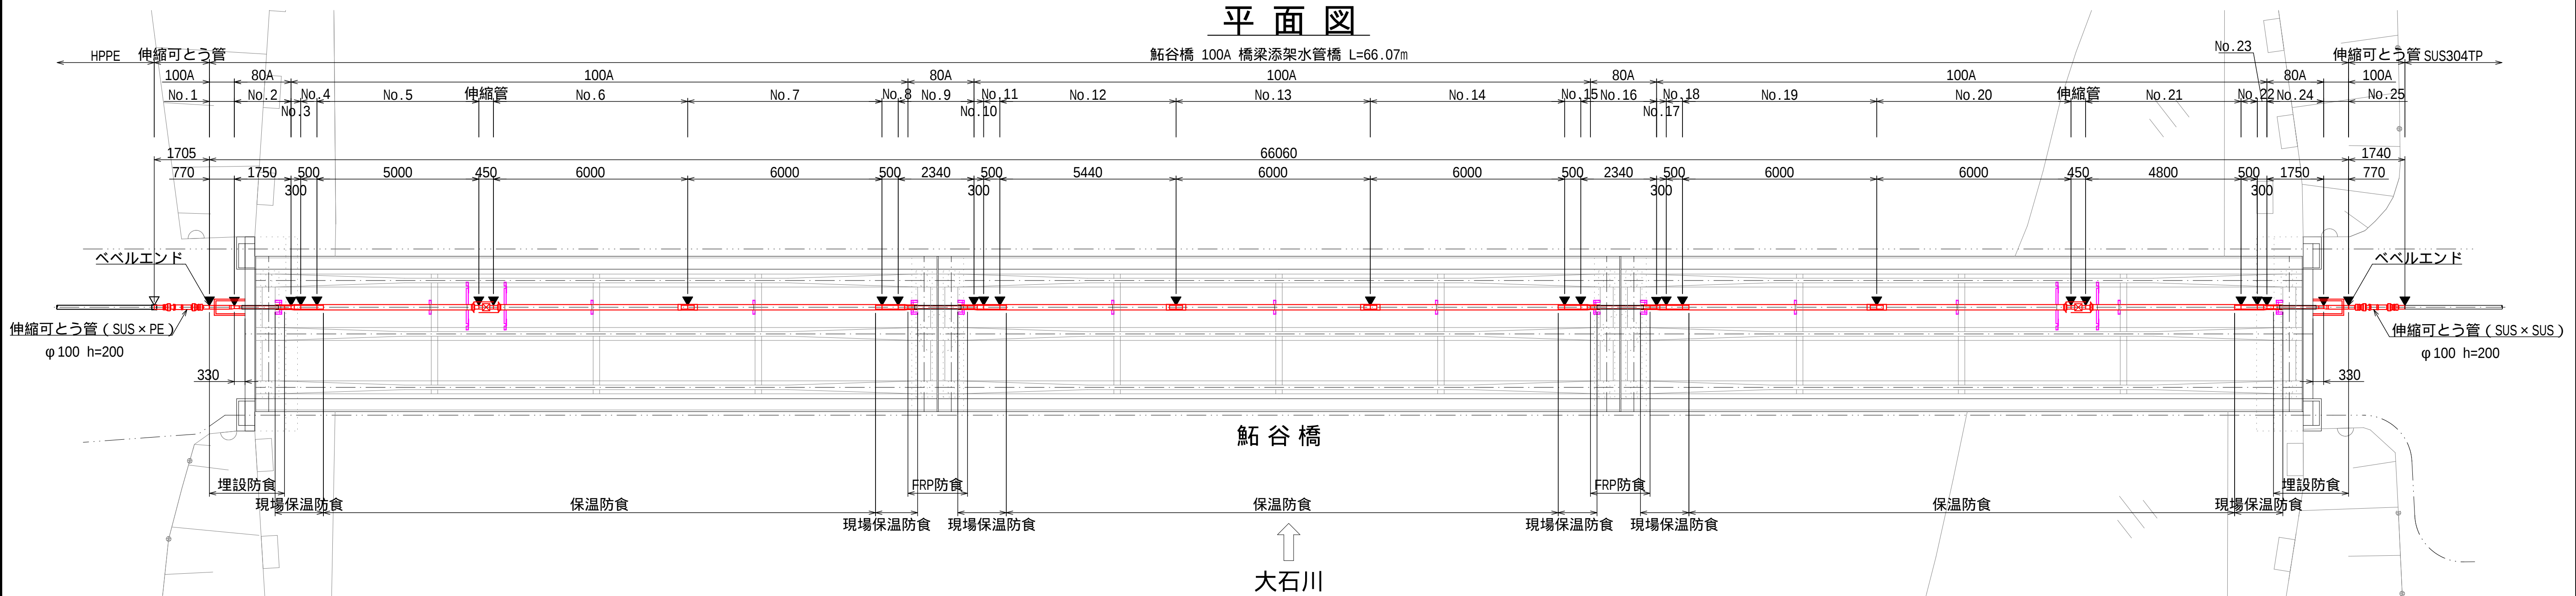


側面図

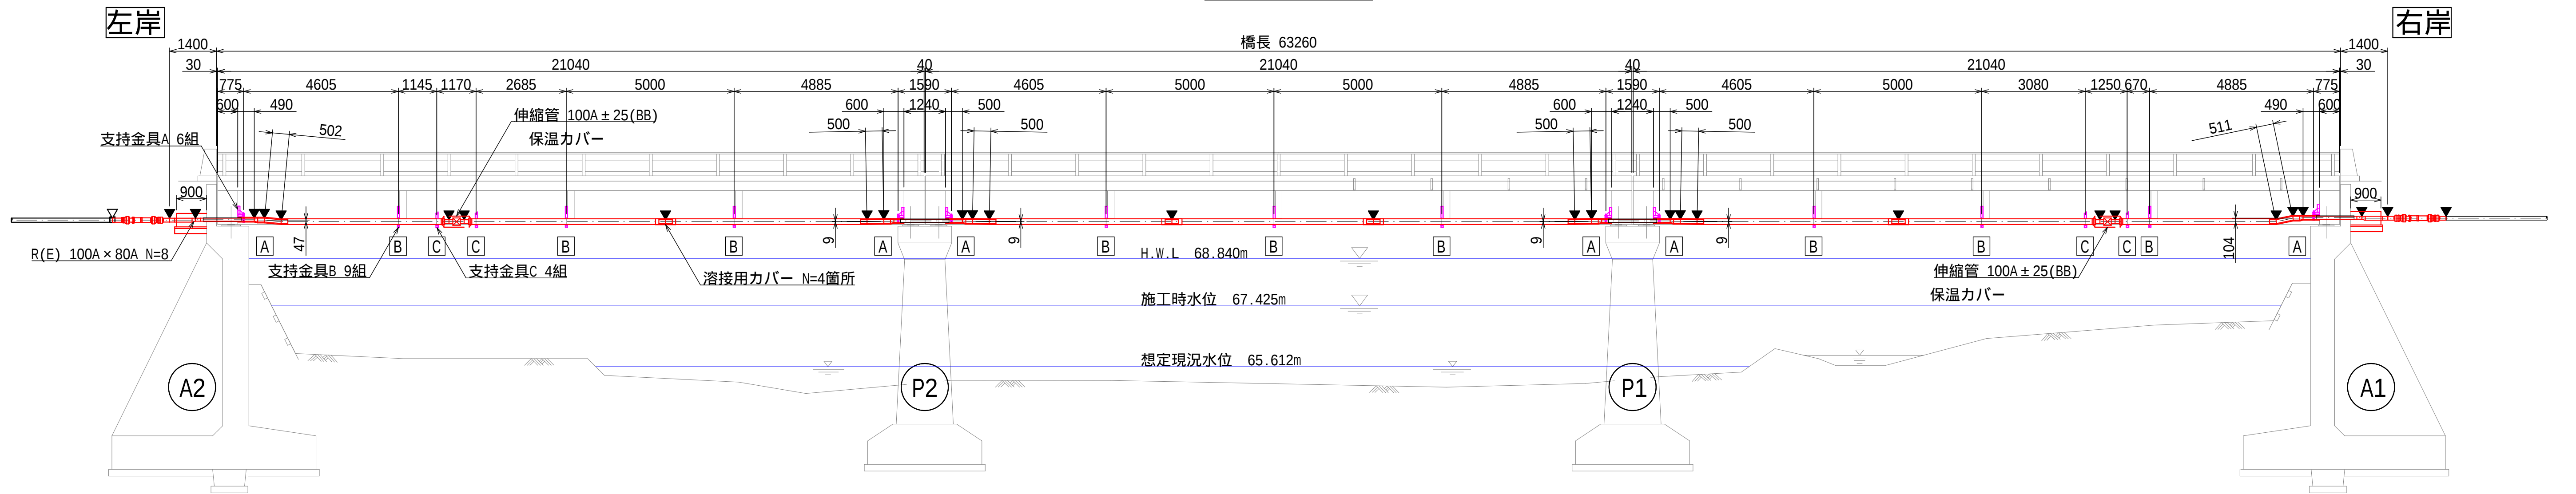

断面図 S=1 : 50

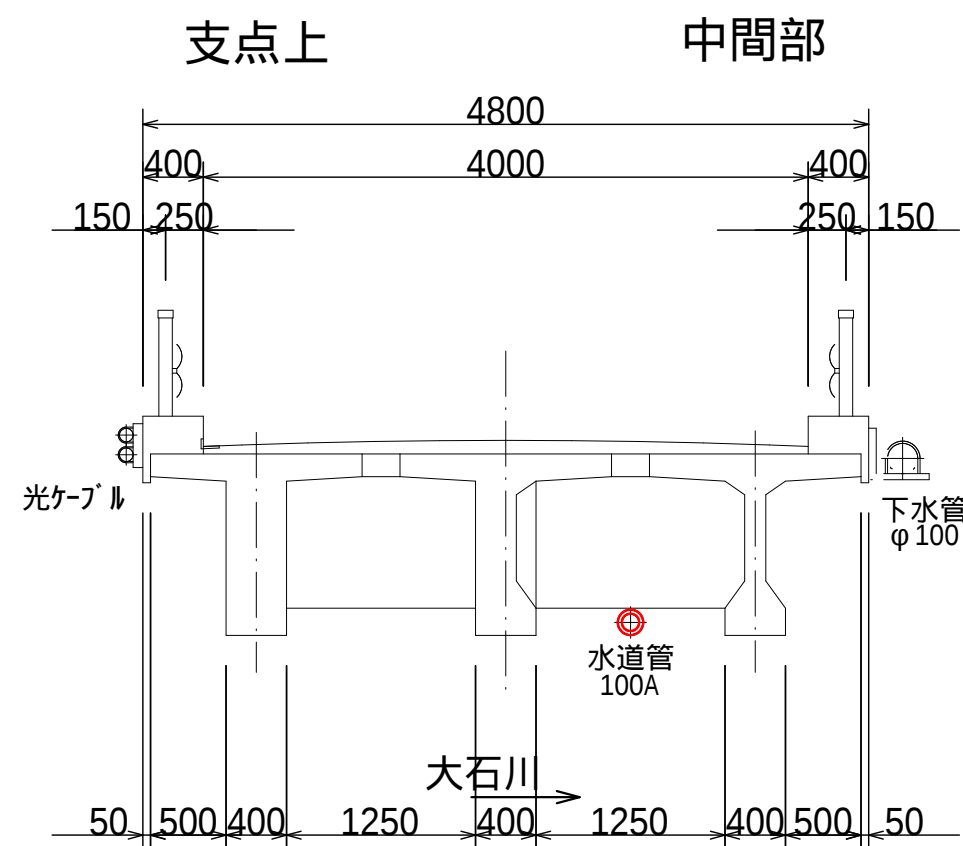

防食詳細図 S=Free

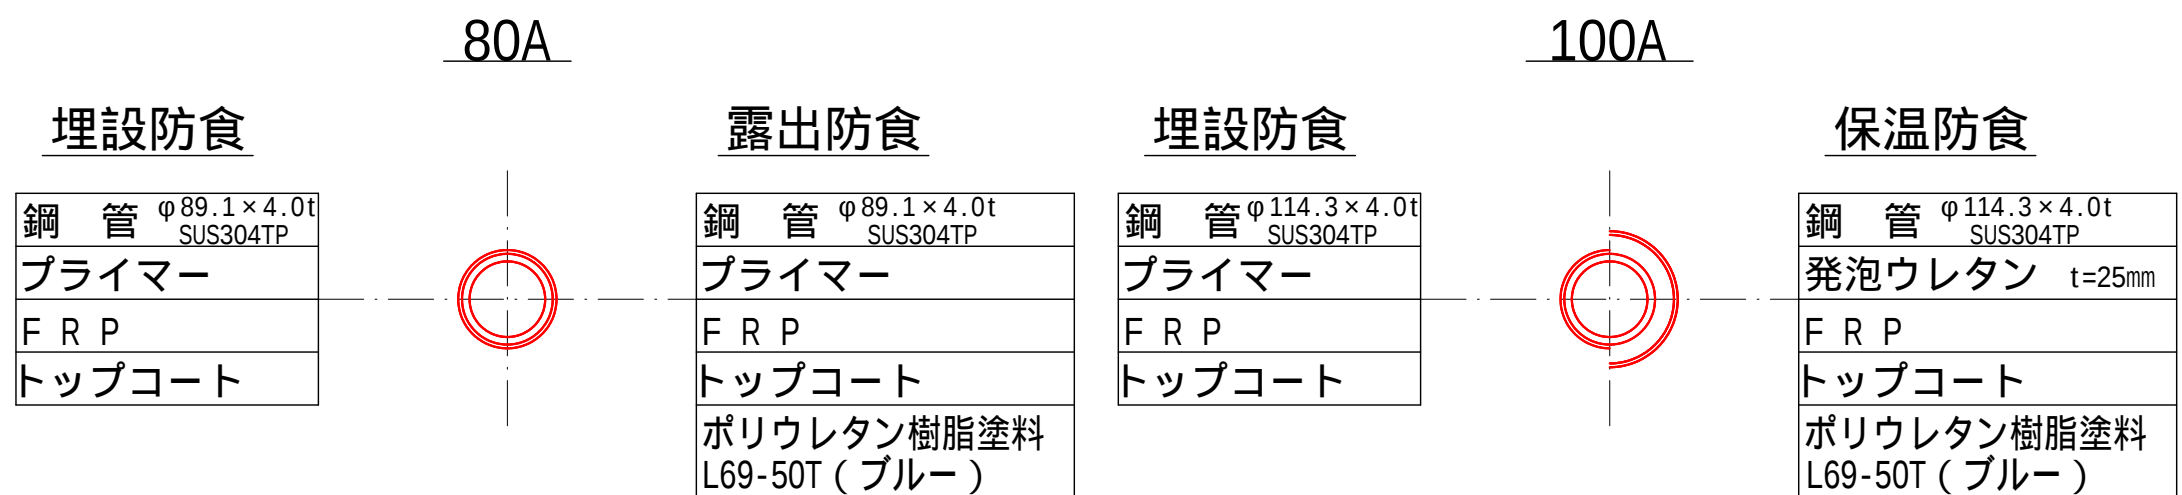

注記

- ・管継手はSUS304 Sch20Sとする。
- ・▼印は現場溶接、現場X線検査箇所(1リング1枚)を示す。
- ・印は現場溶融着箇所を示す。
- ・突合せ溶接部はX線検査(1リング1枚)を行う。
- ・印箇所は現場調節管とする。
- ・埋設部及び防護コンクリート内の現場溶接箇所は熱収縮チューブ、又は熱収縮シートによる防食を施す。
- ・支持金具は主桁の形状確認後および横桁の鉄筋探査後に形状を決定すること。

工事名	上第7号 鮎谷橋添架配水管更新工事		
図面名	計画一般図		
縮尺	1 : 100	図番	4/11
測量	設計	製図	
令和	年	月	日
関 川 村			